

建筑	筑				电	气	ELECTRICAL		
结构	构				弱	电	TELECOM		
给排水	水				总	图	SITE PLAN		
暖通	通								


■ 会 签 Joint Check up			
总图		暖通	
规划		电气	
建筑		园林	
结构		种植	
给排水			

备 注 Notes

* 本图纸的版权, 属国昇设计有限责任公司所有。
严禁用于本工程以外范围。

* 本图纸需手续齐全方可用于施工。

■ 平面示意 Plane Diagram

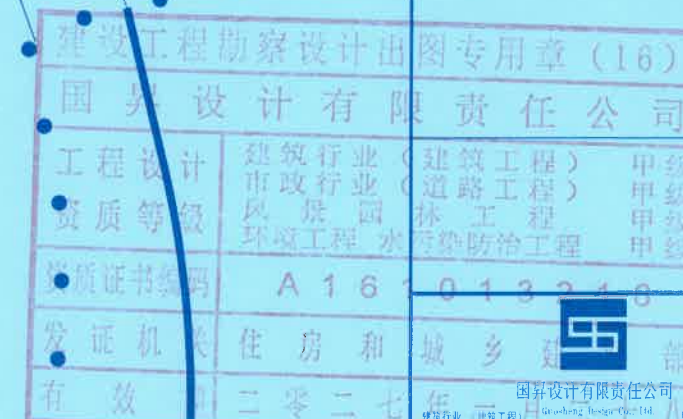

建筑行业	建筑工程	GB 50135-2002	GB 50135-2002	14	甲类	A161013
市政行业	市政工程				乙类	A161013
风景园林工程					甲类	A161013
石化行业	桥梁 给排水 热力 环境工程 城镇燃气				乙类	A261013
电力行业	电力 变电 风力发电 新能源发电				乙类	A261013
化工石化医药行业	冶金行业 机械行业 农林业				乙类	A261013
环境工程	照明工程 人防工程				乙类	A361013
水利行业					丙类	A261013
城乡规划					乙类	A161013
城市道路工程	甲级 自测编号23610757		工程勘察		乙类	A261013
工程勘察	乙类 Z200061013886		工程造价		乙类	A262013
工程造价	乙类 Z3601012501		工程材料		丙类	A262013

第 2 章 答 案

项目负责人 Item Prin	王建设	王建设
专业负责人 Chief	王建设	王建设
审定 Approved	陈卫国	陈卫国
审核 Examined	陈卫国	陈卫国
校对 Checked	刘良贞	刘良贞
设计 Designed	韩纪涛	韩纪涛

建设单位

奎万河

工程名称

永宁镇新沙堤村龚万河住宅楼

子项名称

[illegible]

■ 图 纸 名 称	
-----------	--

片平面图

工程号 Pjt. No.		图号 Dwg. No.	
专业 Dept.	建筑	阶段 Stage	施工图
比例 Scale	1:100	日期 Date	2024.08
版次 Ver.	01	备注 Remark	



	建筑占地面积	建筑面积
其中	120.00m ²	390.00m ²